



Löschwasserbehälter Hausenbühl

- V = 96 m³ -


Grundriss

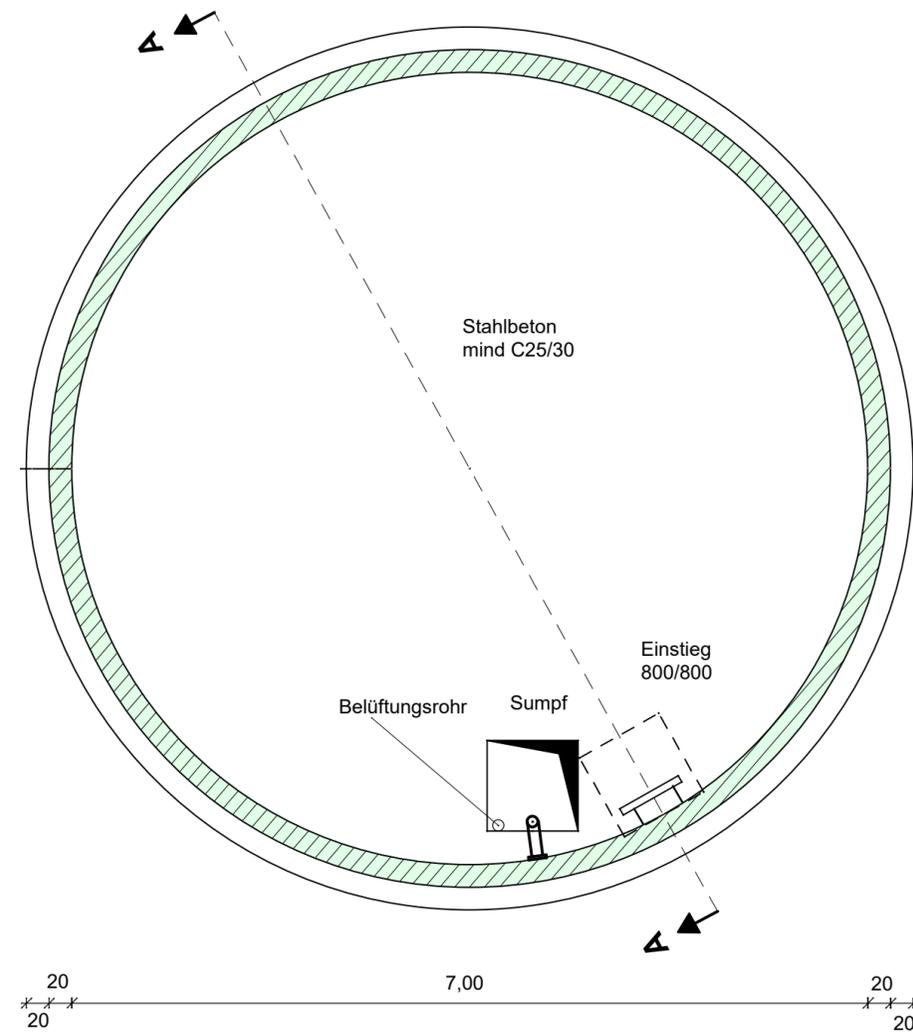

Detail Sumpf

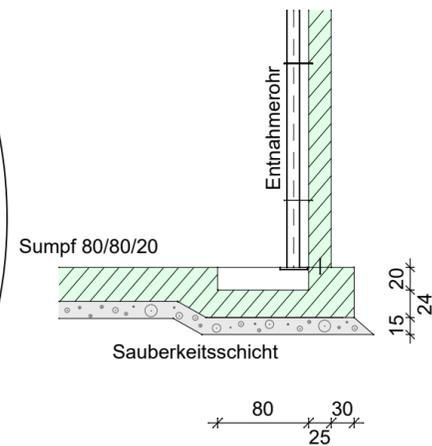

Schnitt A - A

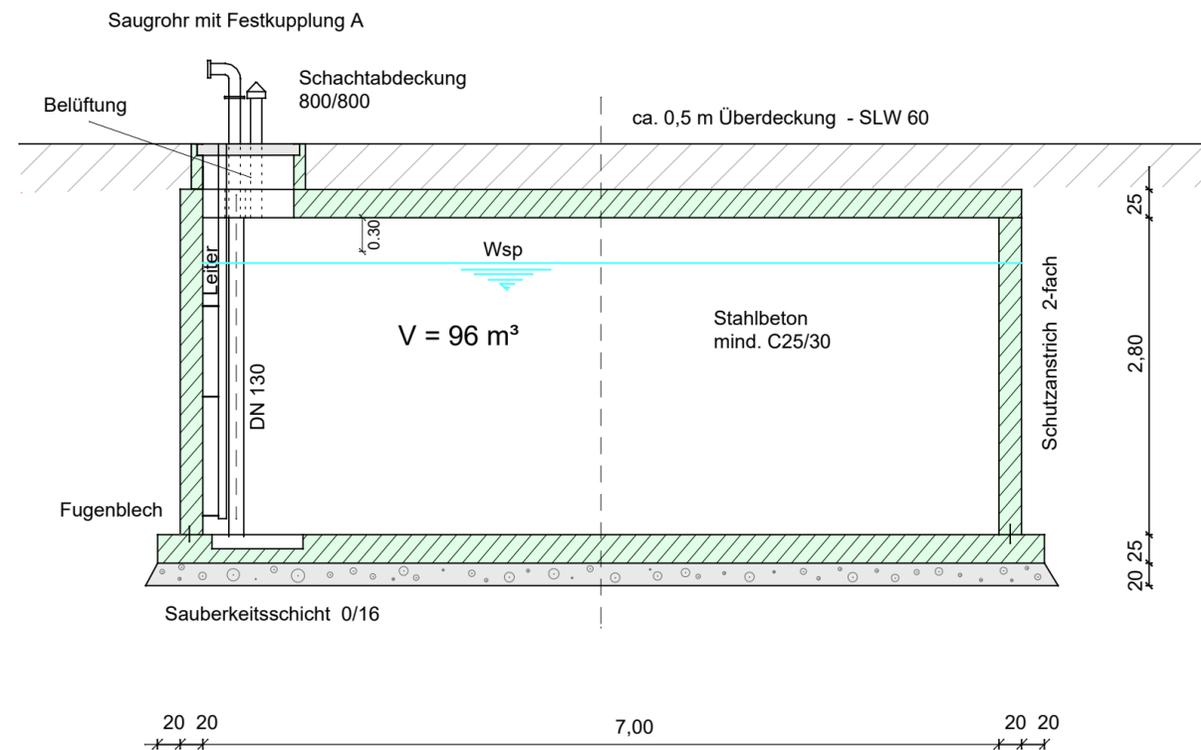

Beton wasserundurchlässig WU
Betongüte nach Vorgabe Statik



**INGENIEURBÜRO
BÜRGE**

Abwasseranlagen · Wasserversorgung · Straßenbau

Ingenieurbüro Bürge · Im Böhl 8 · 74547 Untermünkheim
Tel. 0791 4938856-0 · Fax -9 · e-mail ing.buerge@gmx.de
Inhaber: Klaus Gehring Dipl.-Ing.

Abwasseranlagen
Wasserversorgung
Straßenbau
Kanalkataster
Kanalsanierung
Vermessung
Bauleitplanung
Erschließungsplanung

Projekt Nr.:	MH 6202	Datum		Name	
Projekt stratis:	MH	bearbeitet:	09/2021	Gehring	
Plan:	BW-Hausenb-Lösch	konstruiert:	09/2021	Adams	
Planausschnitt:	001	geprüft:			

C					
B					
A					
Index	Datum	Art der Änderung			

Gemeinde Mainhardt
Hausenbühl
Löschwasserversorgung
Neubau Löschwasserbehälter

BAUWERKSPLAN

Maßstab: 1:50	Anlage: 4
---------------	-----------

Für den Entwurf
Untermünkheim, 23.09.2021

Für die Gemeindeverwaltung
Mainhardt,

Ing. Büro Bürge

Komor(Bürgermeister)